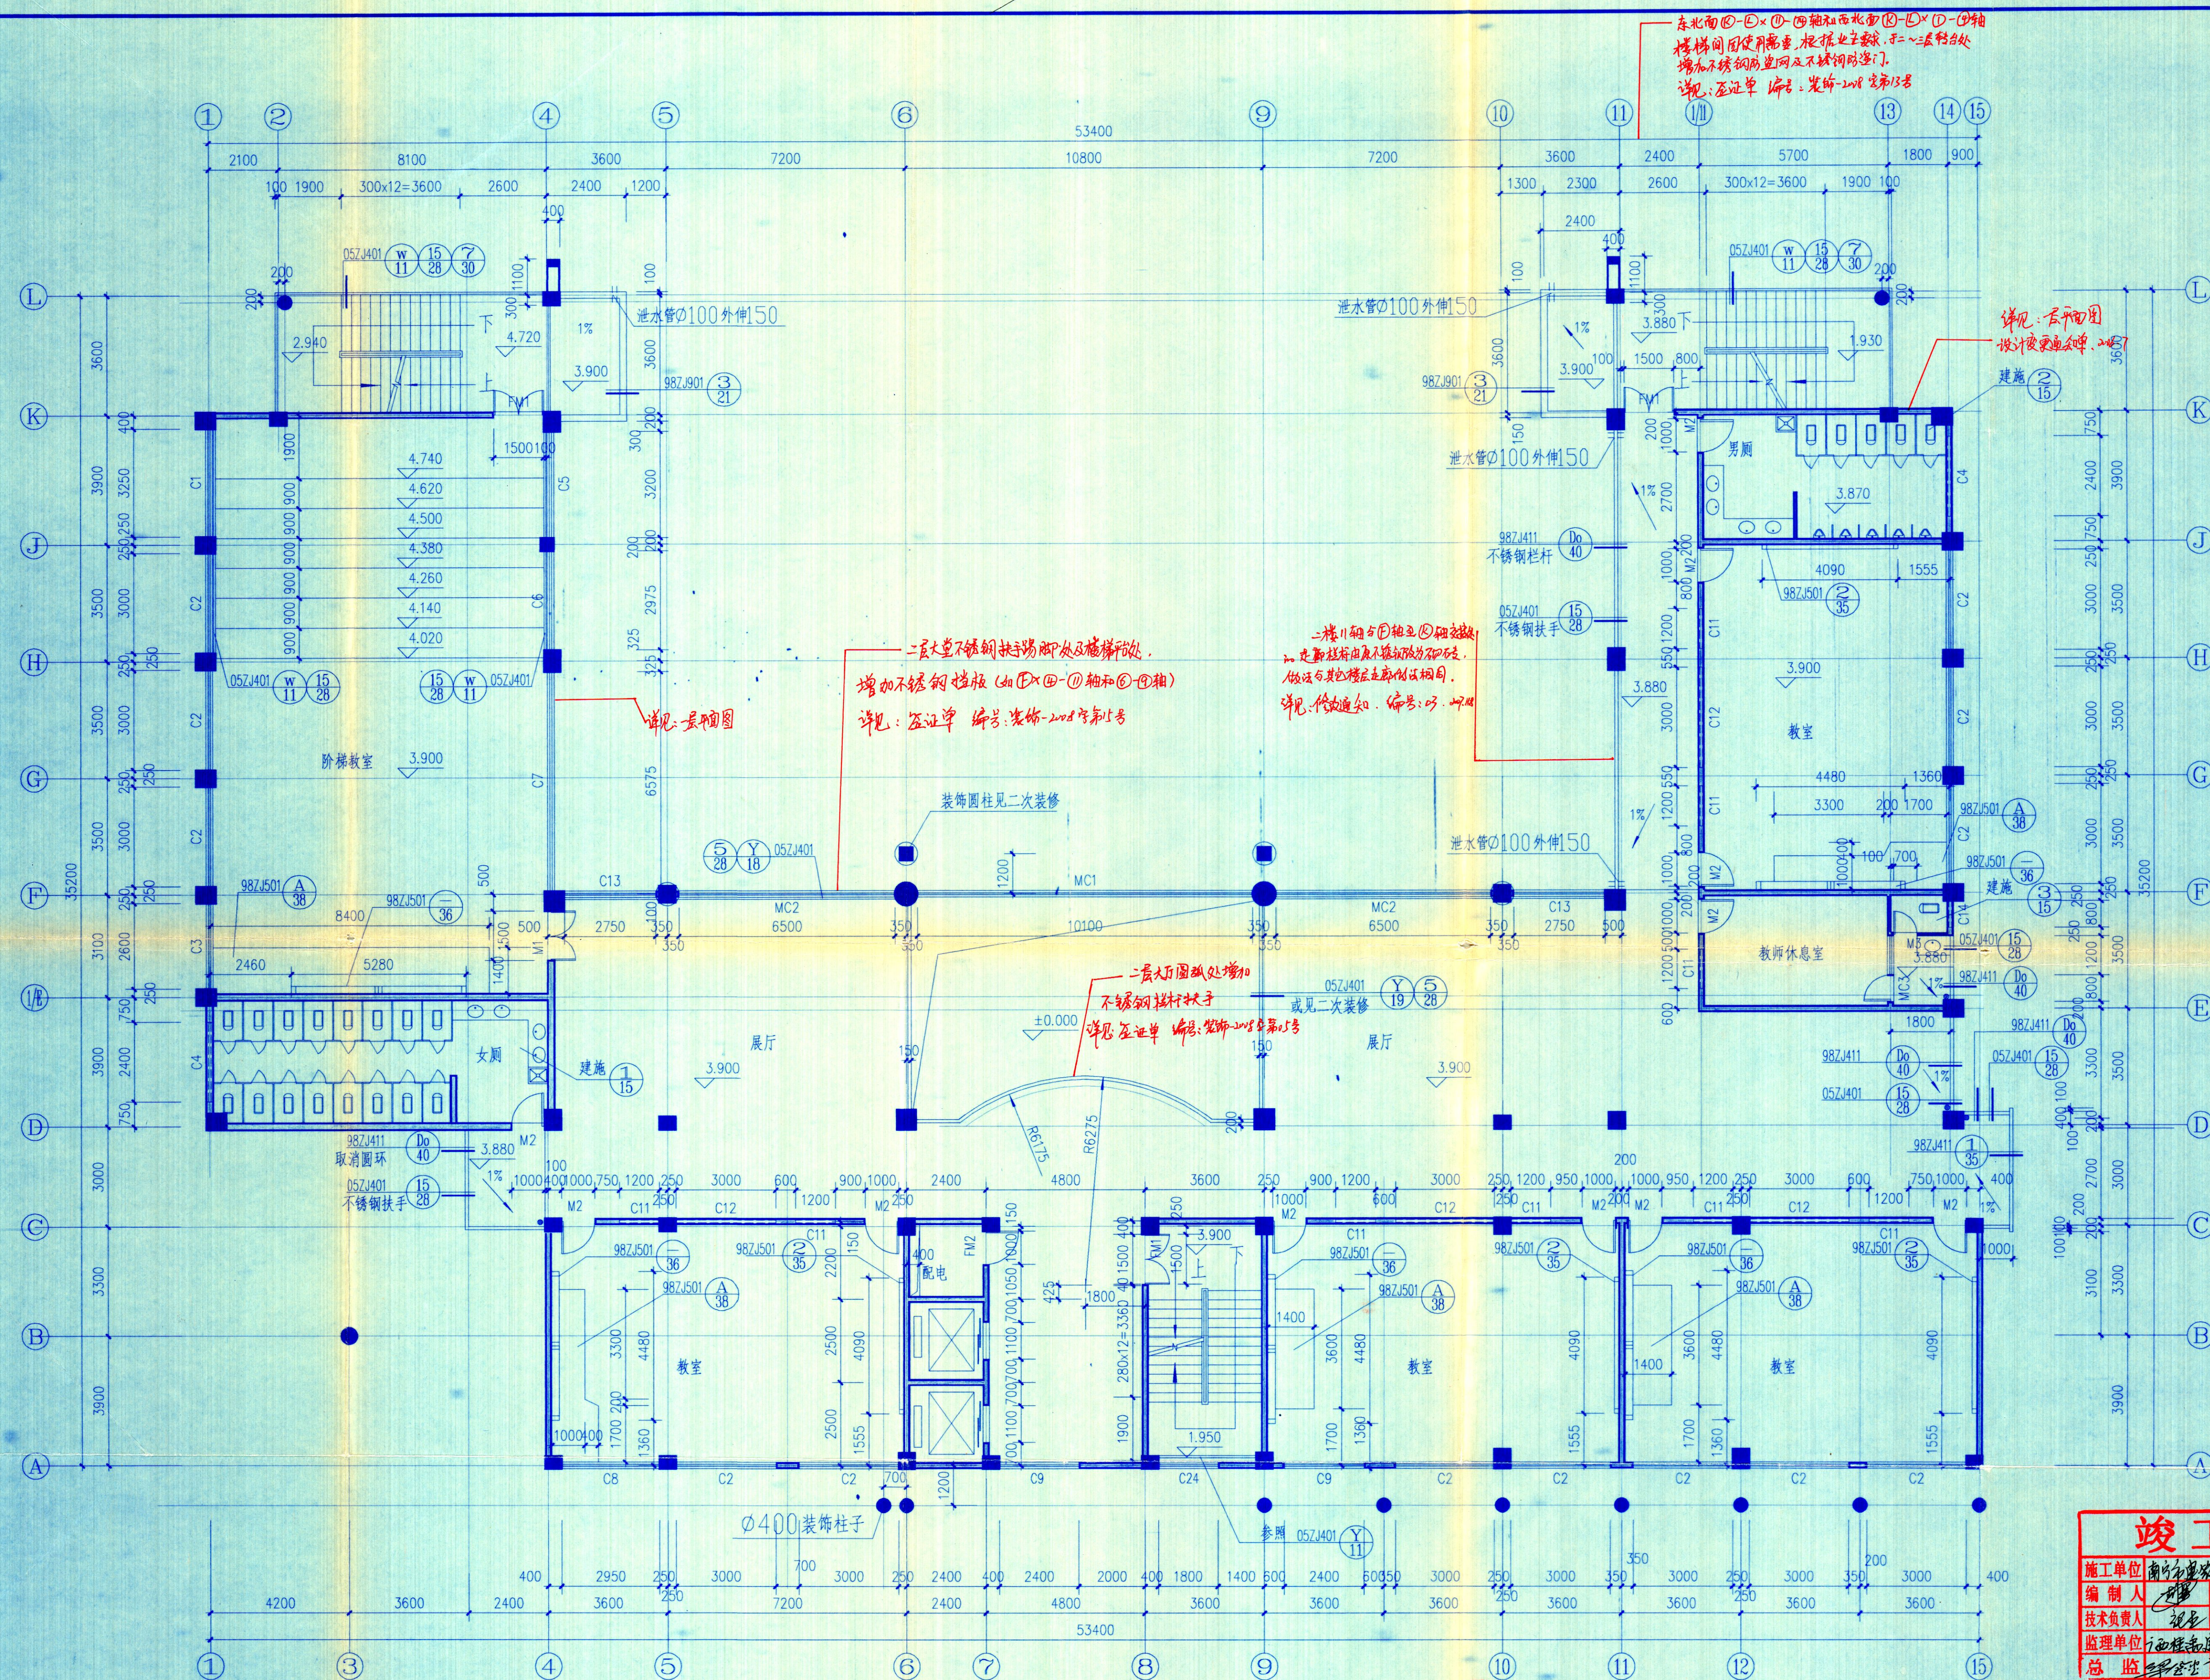
 



[illegible]

二层平面图 1:100

建筑面积:1151.89平方米

<h1>竣工图</h1>	
施工单位	南宁市通发市政工程有限公司
编制人	李强
审核人	陈振平
技术负责人	张金
编制日期	2018-01-15
监理单位	广西桂东建设监理有限公司
总监	李强
现场监理	李强

 广西城乡规划设计院 Guangxi Urban-Rural Planning Design Institute	资质证书	项目负责人	苏黎	专业负责人		工程名称	广西水利电力职业技术学院		设计阶段	施工图
	城市规划甲级 021078	主持人	周玲玲	校对	兰艳妮				设计号	JZ2006-103
	工程设计甲 200106-S1	审核	苏黎	设计	周玲玲	项目	第四教学楼		日期	2006.6
		核定		制图	周玲玲				图号	建施-1